



KARTA REJESTRACYJNA

MAPY CYFROWEJ

GK 6640 1.84.2015
oznaczenie kartograficzne
pracy geodetycznej

Mapa do celów projektowych

tytuł mapy	StUBICE
nazwa miejscowości:	Stubice - miasto
jednostka ewidencyjna: (identyfikator, nazwa)	080505.4
obwód ewidencyjny: (identyfikator, nazwa)	080505.4.0001
nazwa obiektu:	Stubice – modernizacja sieci wodociągowej

PROGEO Biuro Geodezji
Stanisław Prokop
Piac Przyjaźni 1818 69-100 Stubice
NIP 771-241-58-53

Skala: 1:500
data udoświecenia: 19.02.2015
układ współrzędnych
PUNKT 2000/5
prostopadłych płaskich
Lukad wskoskości: DXF: 25.6MB
plik (typ, wielkość): DXF: 25.6MB

Geodeta Uprawniony
Marek Litwin nr upraw. 16305
GEODETA UPRRAWNIONY
09.02.2015. Marek Litwin

Podpisano się za niniejszym dokumentem i zaświadczam, że treść niniejszego projektu jest zgodna z treścią projektu technicznego i że nie ma żadnych uwag i zastrzeżeń do niniejszego projektu. Data wykonania kopii: 2015-02-19. Inne, niż wskazane i podpisane osoby, nie mogą być używane do niniejszego projektu. Wskazano: 2015-02-19. Podpisano: 2015-02-19.



KARTA REJESTRACYJNA

UDOSTĘPNIANEJ MAPY CYFROWEJ



GK 6642.2.610.2015
oznaczenie kartograficzne

Mapa zasadnicza

tytuł mapy	Stubice
nazwa miejscowości:	Stubice - miasto
jednostka ewidencyjna: (identyfikator, nazwa)	080505.4
obwód ewidencyjny: (identyfikator, nazwa)	080505.4.0001
nazwa obiektu:	ulicowka miasta Stubice

Skala: 1:500
data udoświecenia: 2015.06.23
układ współrzędnych
PUNKT 2000/5
prostopadłych płaskich
DXF: 730 KB
DXF: 2654 KB
DXF: 9068 KB
DXF: 589 KB
DXF: 693 KB
nazwa POCISK w Stubicach

Podpisano się za niniejszym dokumentem i zaświadczam, że treść niniejszego projektu jest zgodna z treścią projektu technicznego i że nie ma żadnych uwag i zastrzeżeń do niniejszego projektu. Data wykonania kopii: 2015-06-23. Inne, niż wskazane i podpisane osoby, nie mogą być używane do niniejszego projektu. Wskazano: 2015-06-23. Podpisano: 2015-06-23.

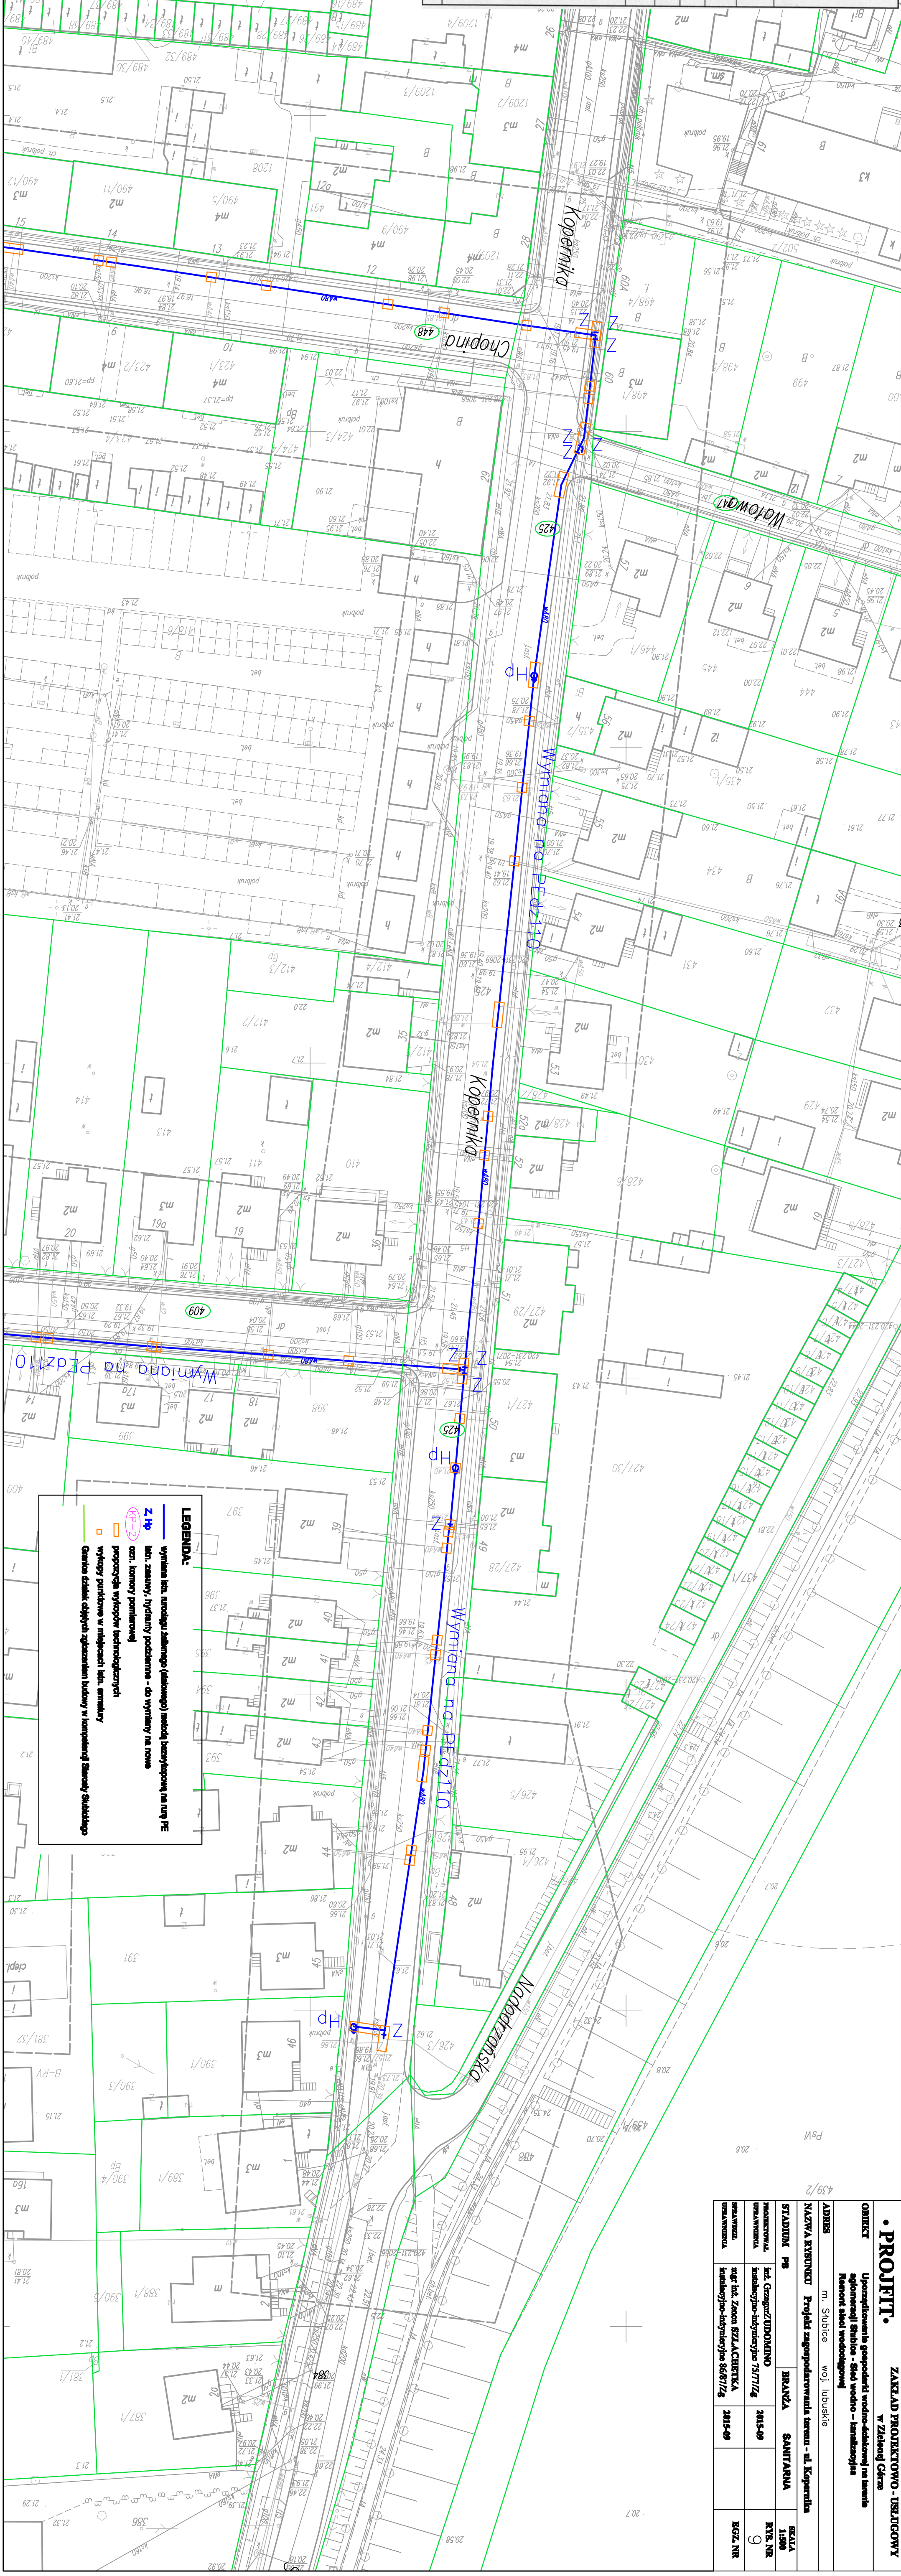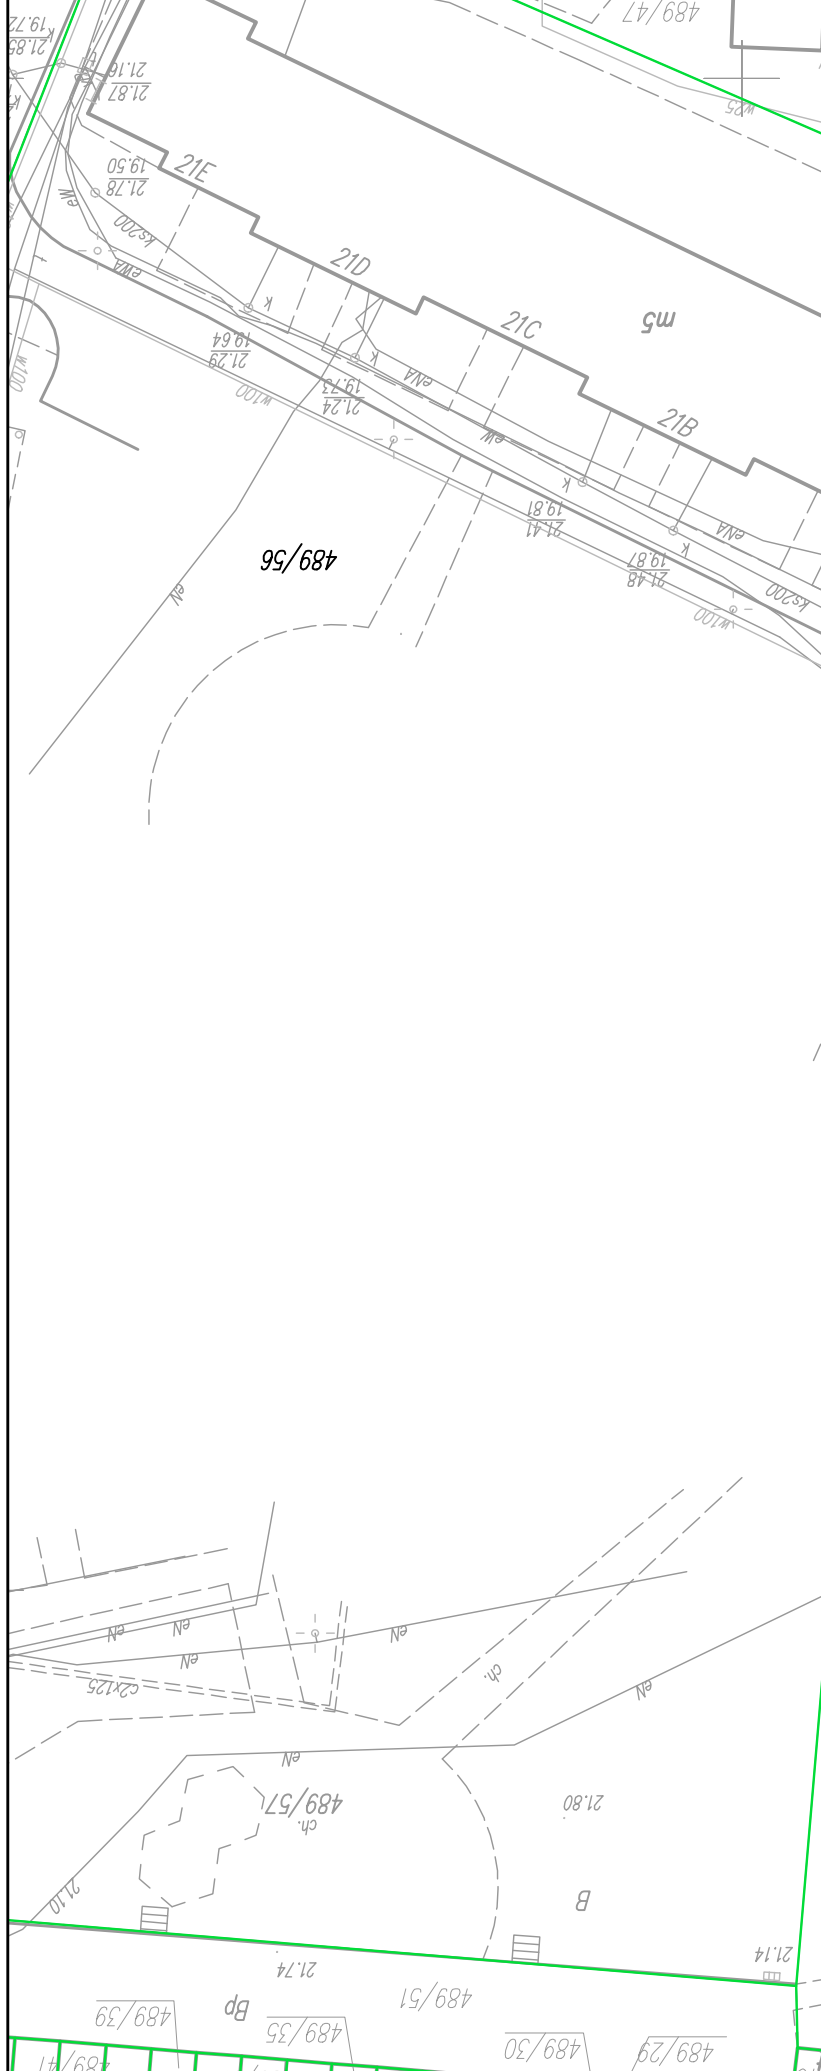

• PROFIT.

ZAKŁAD PROJEKTOWO - USŁUGOWY
w Złazem Górze

OBIEKT
Uporządkowanie gospodarki wodno-ściekowej na terenie
gminy Stubice - sieć wodno - kanalizacyjna
Remont sieci wodociągowej

ADRES
m. Stubice woj. lubuskie

NAZWA KRYTERIUM Projekt zagospodarowania terenu - ul. Kopernika

STADIUM PS BRANŻA SANITARNIA

PROJEKTOVAŁ inż. Grzegorz UDOKNO 2015-09

WYKONAWCA inż. Grzegorz UDOKNO 15/07/16

PRACOWNIA mgr inż. Zdzisław SZACHETKA 2015-09

WYKONAWCA inżynierstwo-budowlane 06/07/16

SKALA 1:500

RYS. NR 9

KOZ. NR